



NOTES
① VALVE DIAPHRAGME POUR L'ALIMENTATION DU FRIGO
INSTALLÉE À 12 PO DU PLANCHER.

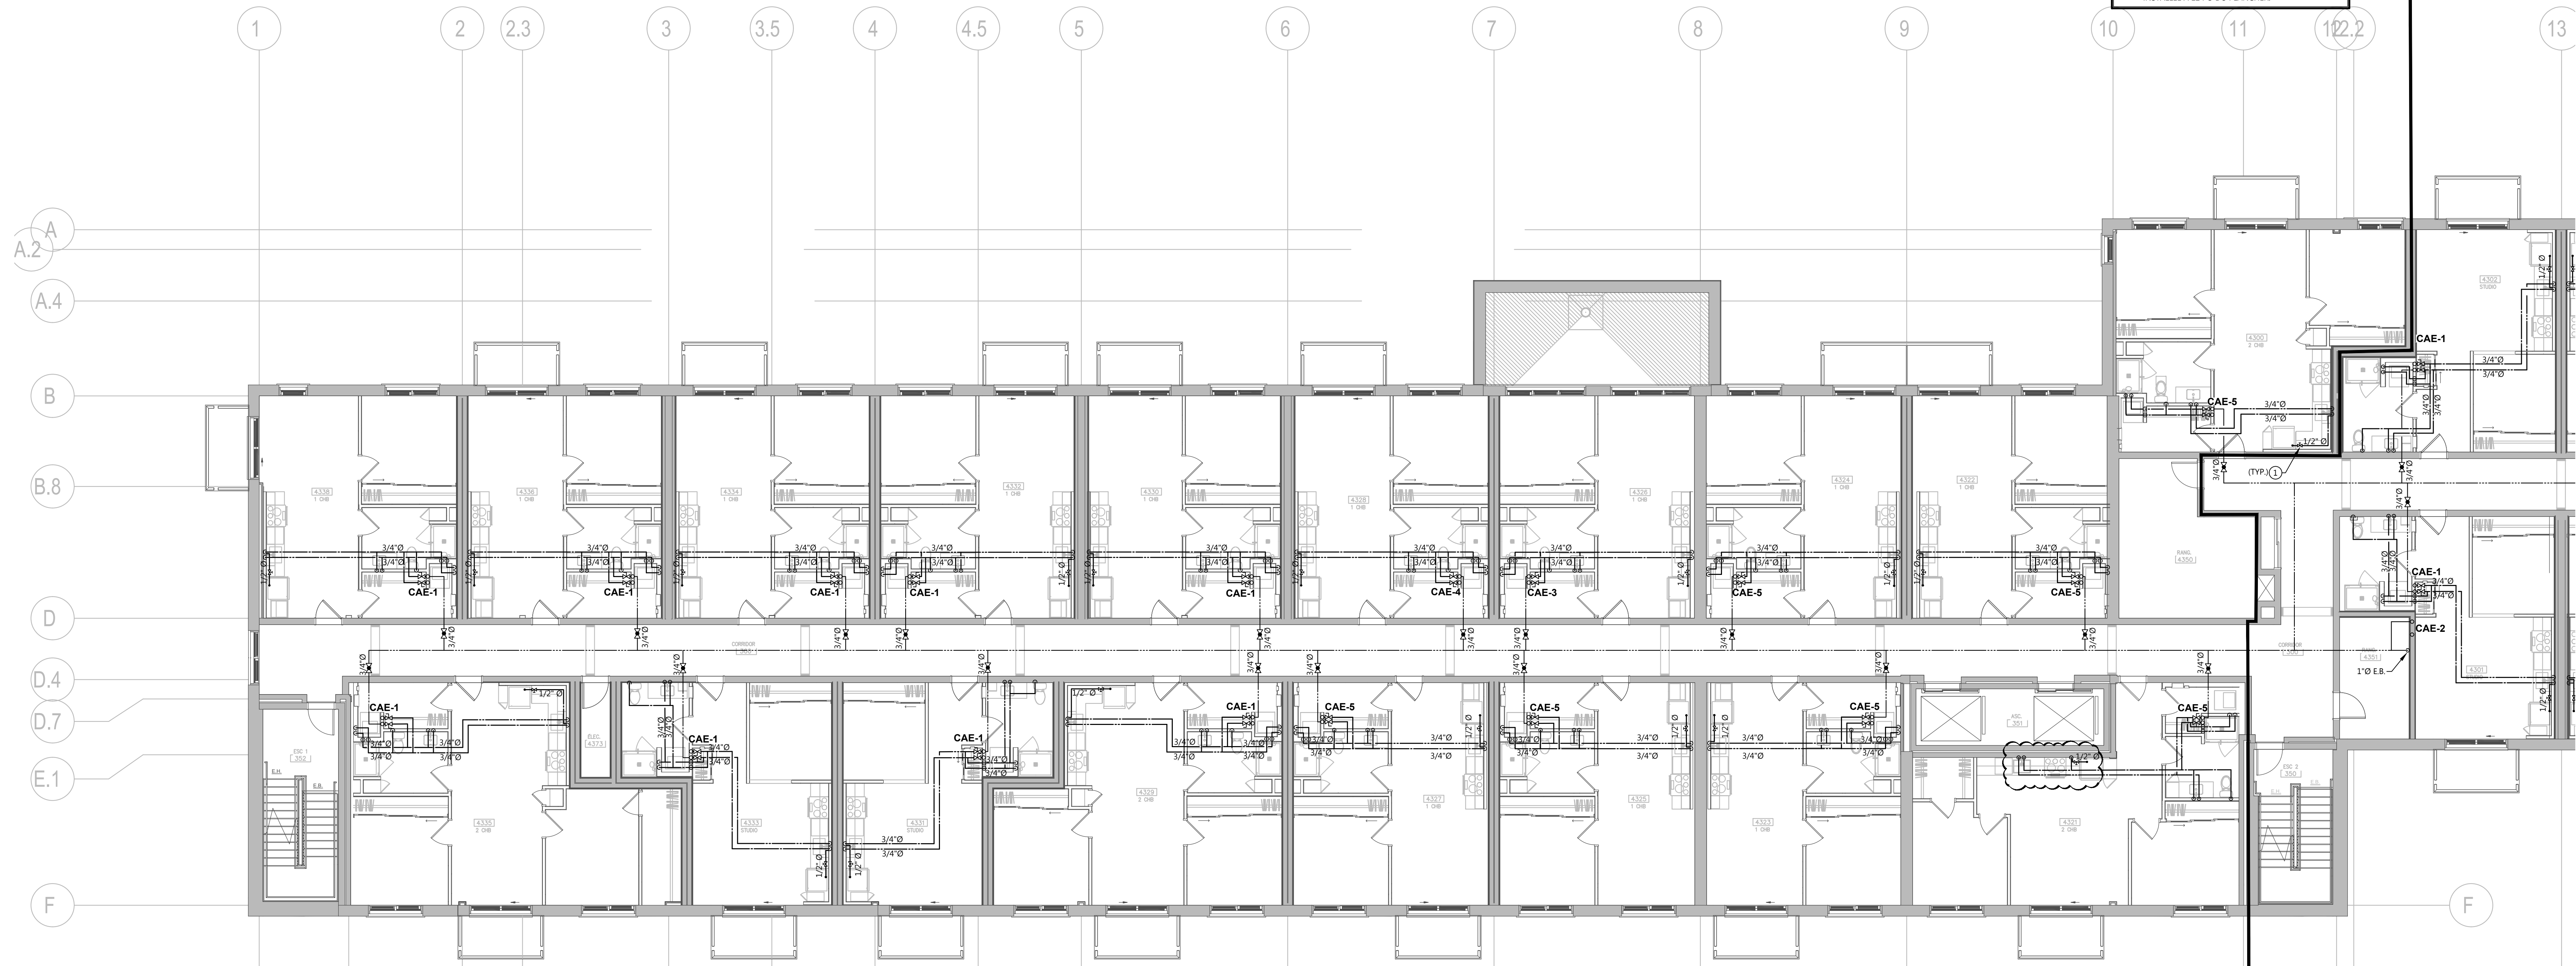

PLAN D'AMÉNAGEMENT EAU DOMESTIQUE : NIVEAU 3 PARTIE GAUCHE
ÉCHELLE: 1/8"=1'-0"

NOTES
① POUR L'ALIMENTATION DU FRIGO
② DU PLANCHER.

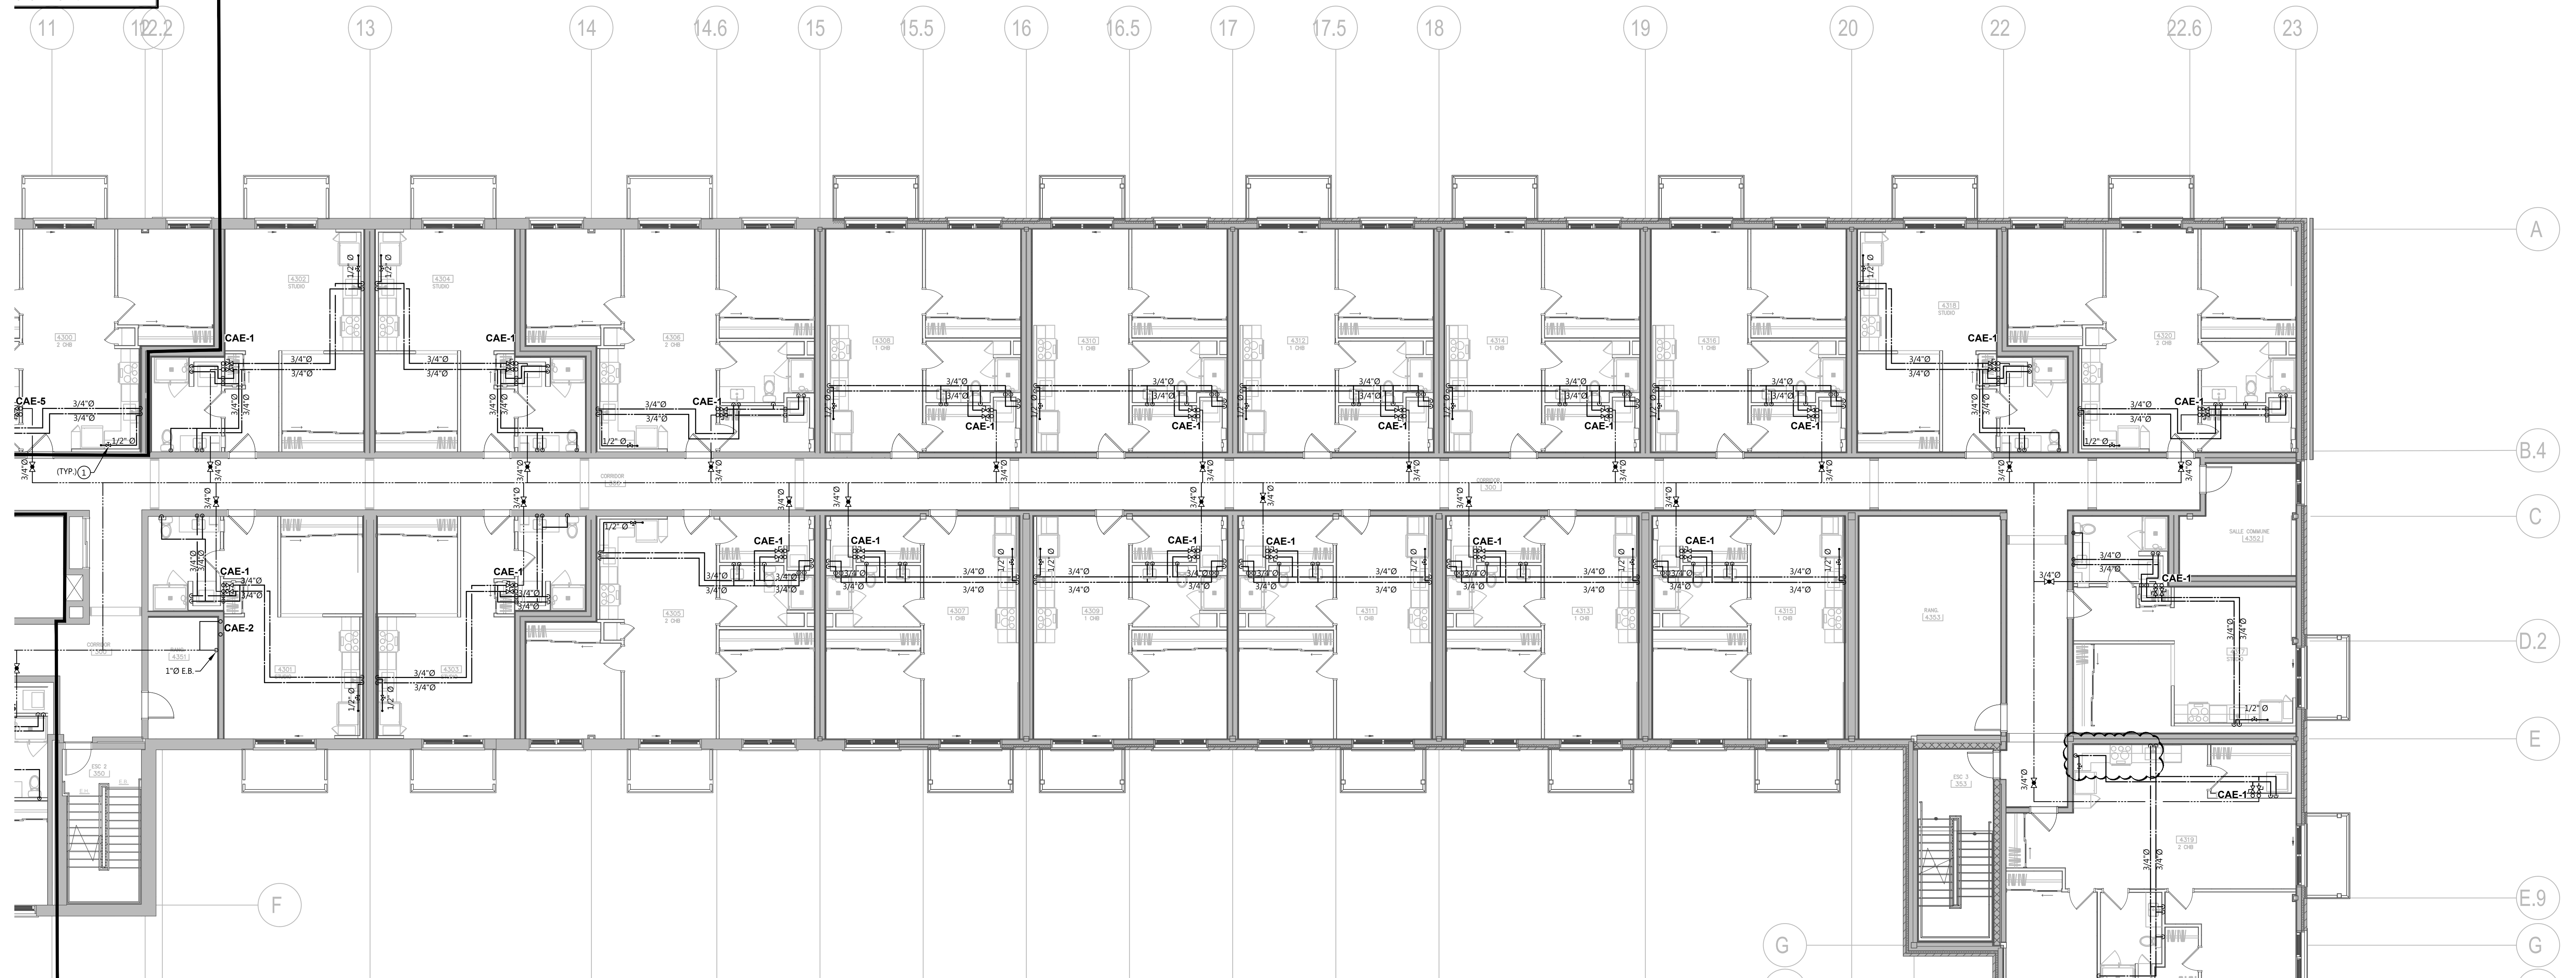

PLAN D'AMÉNAGEMENT EAU DOMESTIQUE : NIVEAU 3 PARTIE DROITE
ÉCHELLE: 1/8"=1'-0"

CE DOCUMENT NE DOIT PAS ÊTRE UTILISÉ À DES
FINES DE CONSTRUCTION.
CE DOCUMENT NE DOIT PAS ÊTRE UTILISÉ À DES
FINES DE CONSTRUCTION.

Note:
Avant d'exécuter tout travail, l'Entrepreneur doit
vérifier les plans et rapporter à l'Ingénieur toute
anomalie qu'il pourrait constater ainsi que vérifier
toutes les dimensions et tous les niveaux sur les lieux.

| | | | |
|-----|------------|------------------------|------|
| 02 | 2026-01-12 | ÉMIS POUR PERMIS | C.M. |
| 01 | 2026-01-08 | ÉMIS POUR COORDINATION | C.M. |
| No. | DATE | ÉMISSIONS/RÉVISIONS | Par |



Projet
150 LOGEMENTS JARDINS DE LA YAMASKA St-Hyacinthe, Qc

PLOMBERIE

Dessin
PLAN D'AMÉNAGEMENT NIVEAU 3 EAU DOMESTIQUE

| | | | |
|--------------------|------------------|---------|---------------|
| Dessinateur(trice) | S. ESSAKHI | Echelle | INDIQUÉE |
| Dessinateur(trice) | G. VARGAS | Date | OCTOBRE 2025 |
| Technicien(ne) | F. B. MORISSETTE | Projet | 25845 |
| Ingénieur | C. MORISSETTE | No. DAO | 25845_P06.DWG |
| Projet | 25845 | Dessin | P-06 |