



Le Groupe CMI Experts-Conseils inc.

540 Jarry, Ste-Marie-Madeleine, Qc J0H1S0,

Tél: 450-250-2988, Fax: 450-250-2989,

info@groupecmi.com

Sainte-Marie-Madeleine, 13 février 2026

CASERNE DE POMPIERS DE LA MUNICIPALITÉ DE CHAMPLAIN

DIRECTIVE DE CHANTIER ME-11 REV. 1

MÉCANIQUE

Client	Municipalité de Champlain
Ingénieurs-conseils et rédacteur	Le groupe CMI Experts-Conseils inc. 540 Jarry Ste-Marie-Madeleine, (Québec) J0H 1S0
Architecte	Beudry Palato Inc.
Dossier	CMI-24675


1.0 GÉNÉRALITÉS

- 1.1 Toutes les conditions générales du devis s'appliquent et font partie intégrante de la présente directive.
- 1.2 Cette directive est émise pour clarifier ou modifier, ou les deux, les documents de construction. Il doit être considéré comme faisant partie intégrante des plans et devis du présent projet.
- 1.3 Le croquis CRP-01 est émis avec le présent avis de changement.

2.0 PLOMBERIE

- 2.1 **REV.1 - Plan P-04 : Ajout du drainage des unités gainables UC-1 et UC-2 à l'aide d'un drain entonnoir** vers le tuyau de renvois de l'évier de façon indirecte. Prévoir trappe pour avoir accès au raccord indirect. **Voir le croquis CRP-01 ci-joint.**
- 2.2 **REV.1 - Plan P-04 : Le conduit de drainage de la thermopompe jusqu'au drain entonnoir** devront être XFR puisque l'entre plafond est plénum.
- 2.3 **REV.1 – Plan P-04 : Ajout d'un réservoir d'expansion de marque et modèle « Armstrong AX-15 ».** Le réservoir sera installé à côté du chauffe-eau dans la salle mécanique.

Préparé par :
Charles Morissette ing.
CM/cm

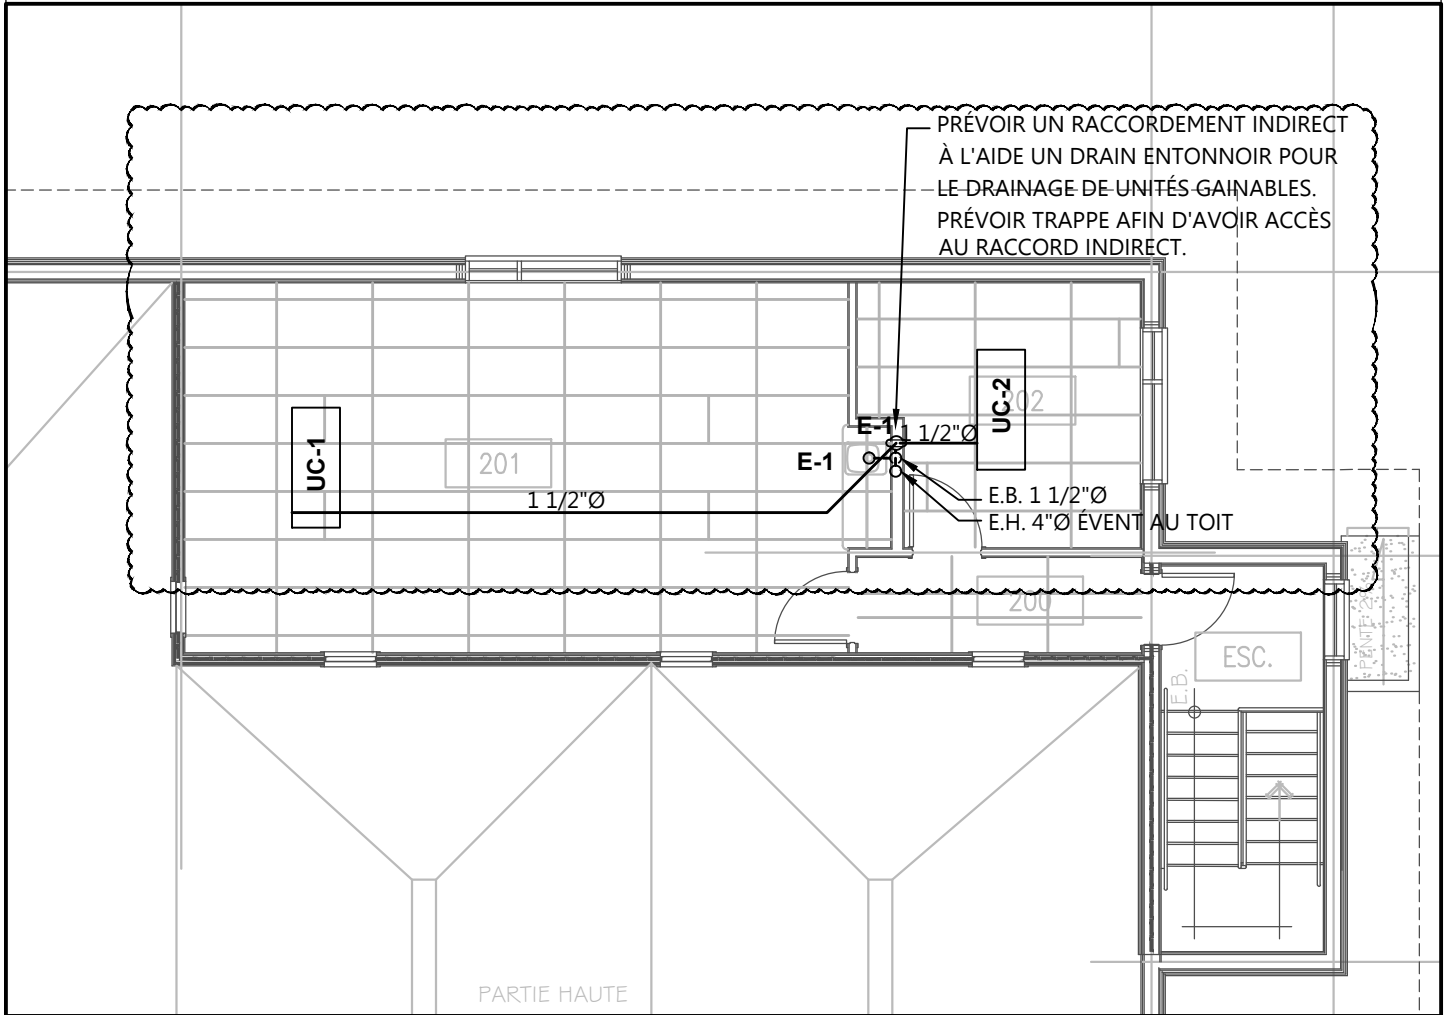


Le Groupe CMI Experts-Conseils inc.
 540 Jarry, Ste-Marie-Madeleine, Qc J0H1S0,
 Tél: 450-250-2988, Fax: 450-250-2989,
 info@groupecmi.com

PROJET	MUNICIPALITÉ DE CHAMPLAIN CASERNE DE POMPIERS	
TITRE	CROQUIS DE PLOMBERIE	

CLIENT	MUNICIPALITÉ DE CHAMPLAIN	
ÉCHELLE	1/8" = 1'-0"	DESSINÉ PAR G. VARGAS
DATE	FÉVRIER 2026	CONÇU PAR C. MORISSETTE
DOSSIER	CMI-24675	VÉRIFIÉ PAR C. MORISSETTE
		DESSIN NO CRP-01